


ANSICHT NORD

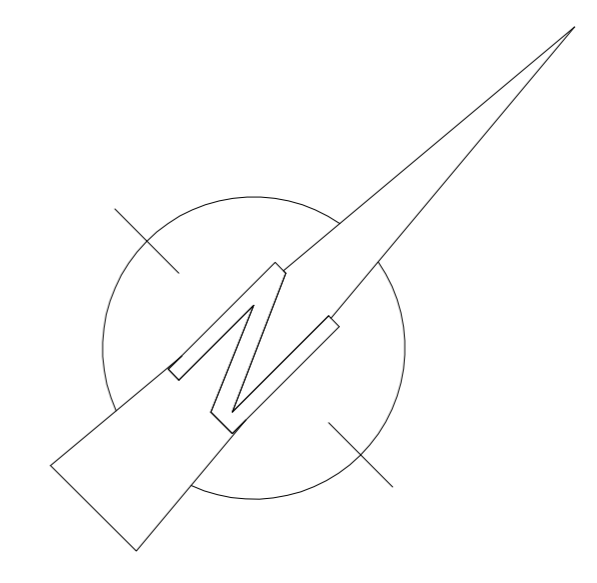


LEGENDE

- Fluchwegschilder ca. 300 x 150 mm langnachleuchtend
- DS Dichtschießende Tür
- Brandmeldezentrale im Brandschutzgehäuse mit Lüftung
- Feuerwehr-Bedienungsfeld
- Feuerwehr-Anzeigetafel
- Optischer Rauchmelder + akustischer Alarmgeber
- Hausalarmtaster
- Kita H = ca. 1,40 m installiert
- Feuerfischer 6 kg nach DIN EN 3.7
- Elektro-Hauptverteilung incl. Potenzialausgleich
- Anbauleuchten 2x58 Watt
- Anbauleuchten 2x36 Watt
- Ausßenbeleuchtung über Dämmungsschalter und Schaltuhr mit zusätz. Schalter Hand-Automatik im Hausanschlussraum
- Ein- und Aus-Schalter mit H = 1.05
- Wechsel-Schalter H = 1.05 m
- Serien-Schalter H = 1.05
- Tastschalter
- Klingelanlage
- Drücker - Klingel
- Türschalter zum Öffnen der Aussentür H = 1.60 m
- Schutzkontaktsteckdosen IP 44 mit Kindersicherung
- Doppel-Schutzkontaktsteckdosen mit Kindersicherung
- Telefonanschlüsse
- Herd-Stromanschluss
- Schalter Zugschnur UK 30 cm über Fußboden
- Schalter + Signal H = ca. 1.80 m
- Schlüsselschalter Not-Aus mit LED Lampe
- Elektroanschluß Allgemein 230V H=30 cm
- Medien
- Wasserzähler

Legende

- Außenwand: Stahlplatte, Isolierung, Spanplatte, 10mm
- Innenwand: Spanplatte, 10mm, Isolierung, Spanplatte, 10mm, FLUR-Gipkarton, 12.5mm
- Stützen: Stahlstütze
- Decke: Spanplatte, 10mm
- BODENFLIESEN, WANDFLIESEN (SANITÄR)
- FENSTERANLAGE: B=2000mm, H=2200mm, RAHMENKUNSTSTOFFPROFIL, VSG EINSEITIG, AUSSENROLLOKUNST.
- FENSTERANLAGE: B=2000mm, H=2200mm, RAHMENKUNSTSTOFFPROFIL, VSG EINSEITIG, AUSSENROLLOKUNST.
- FENSTERANLAGE: B=2000mm, H=2200mm, RAHMENKUNSTSTOFFPROFIL, VSG EINSEITIG, AUSSENROLLOKUNST.
- FENSTERANLAGE: B=2000mm, H=2200mm, RAHMENKUNSTSTOFFPROFIL, VSG EINSEITIG, AUSSENROLLOKUNST.
- FENSTERANLAGE: B=2000mm, H=2200mm, RAHMENKUNSTSTOFFPROFIL, VSG EINSEITIG, AUSSENROLLOKUNST.
- FENSTERANLAGE: B=2000mm, H=2200mm, RAHMENKUNSTSTOFFPROFIL, VSG EINSEITIG, AUSSENROLLOKUNST.

DETAIL KONSTRUKTION AUFBAU BODEN-AUSENWAND-DACH

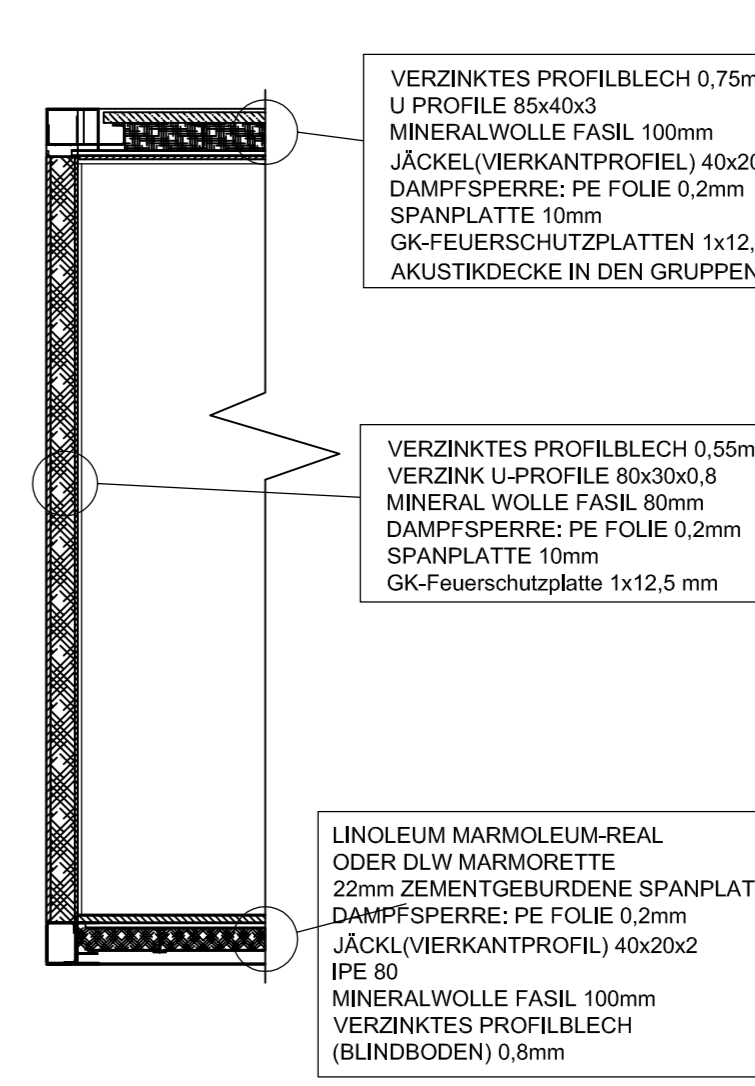

DEUTSCHE INDUSTRIEBAU GROUP

D 59557 Lippstadt Am Siek 24 - 26
 Fon +49 (0) 29 41 97 65 0
 www.deutsche-industriebau.de


Nr.	Art der Änderung	Datum	Bearbeiter
5	Heizkörper eingez.	26.01.2015	BM
4	Raum 12/Küche Elektro- und Sanitärinstallation geänd.	19.01.2015	BM
3	Brandschutzsymbole eingez.	12.01.2015	BM
2	Raum 13 WC1 (Container 5) wird nicht umgebaut (vorh. bleibt).	07.01.2015	BM
1	BMZ m. Brandschutzgehäuse m. Lüftung	16.12.2014	BM

AUSFÜHRUNGSPLANUNG ELEKTRO SANITÄR BRANDSCHUTZ HEIZUNG

Zeichnung: GRUNDRISS SCHNITT
 Projekt: Erstellung eines temporären Kindergartens in Modulbauweise Leibuschstr. 37 42389 Wuppertal

Bauherr: Gebäudemanagement der Stadt Wuppertal Müngstener Str. 10 42285 Wuppertal

Datum: 10.12.2014	Gezeichnet: BM	Maßstab: 1:50
Geändert: 15.12.2014	Plan-Nr.: GR	
16.12.2014		
07.01.2015, 12.01.2015, 19.01.2015, 26.01.2015	Kita ex Eschborn	Blatt: L/H=1050x700

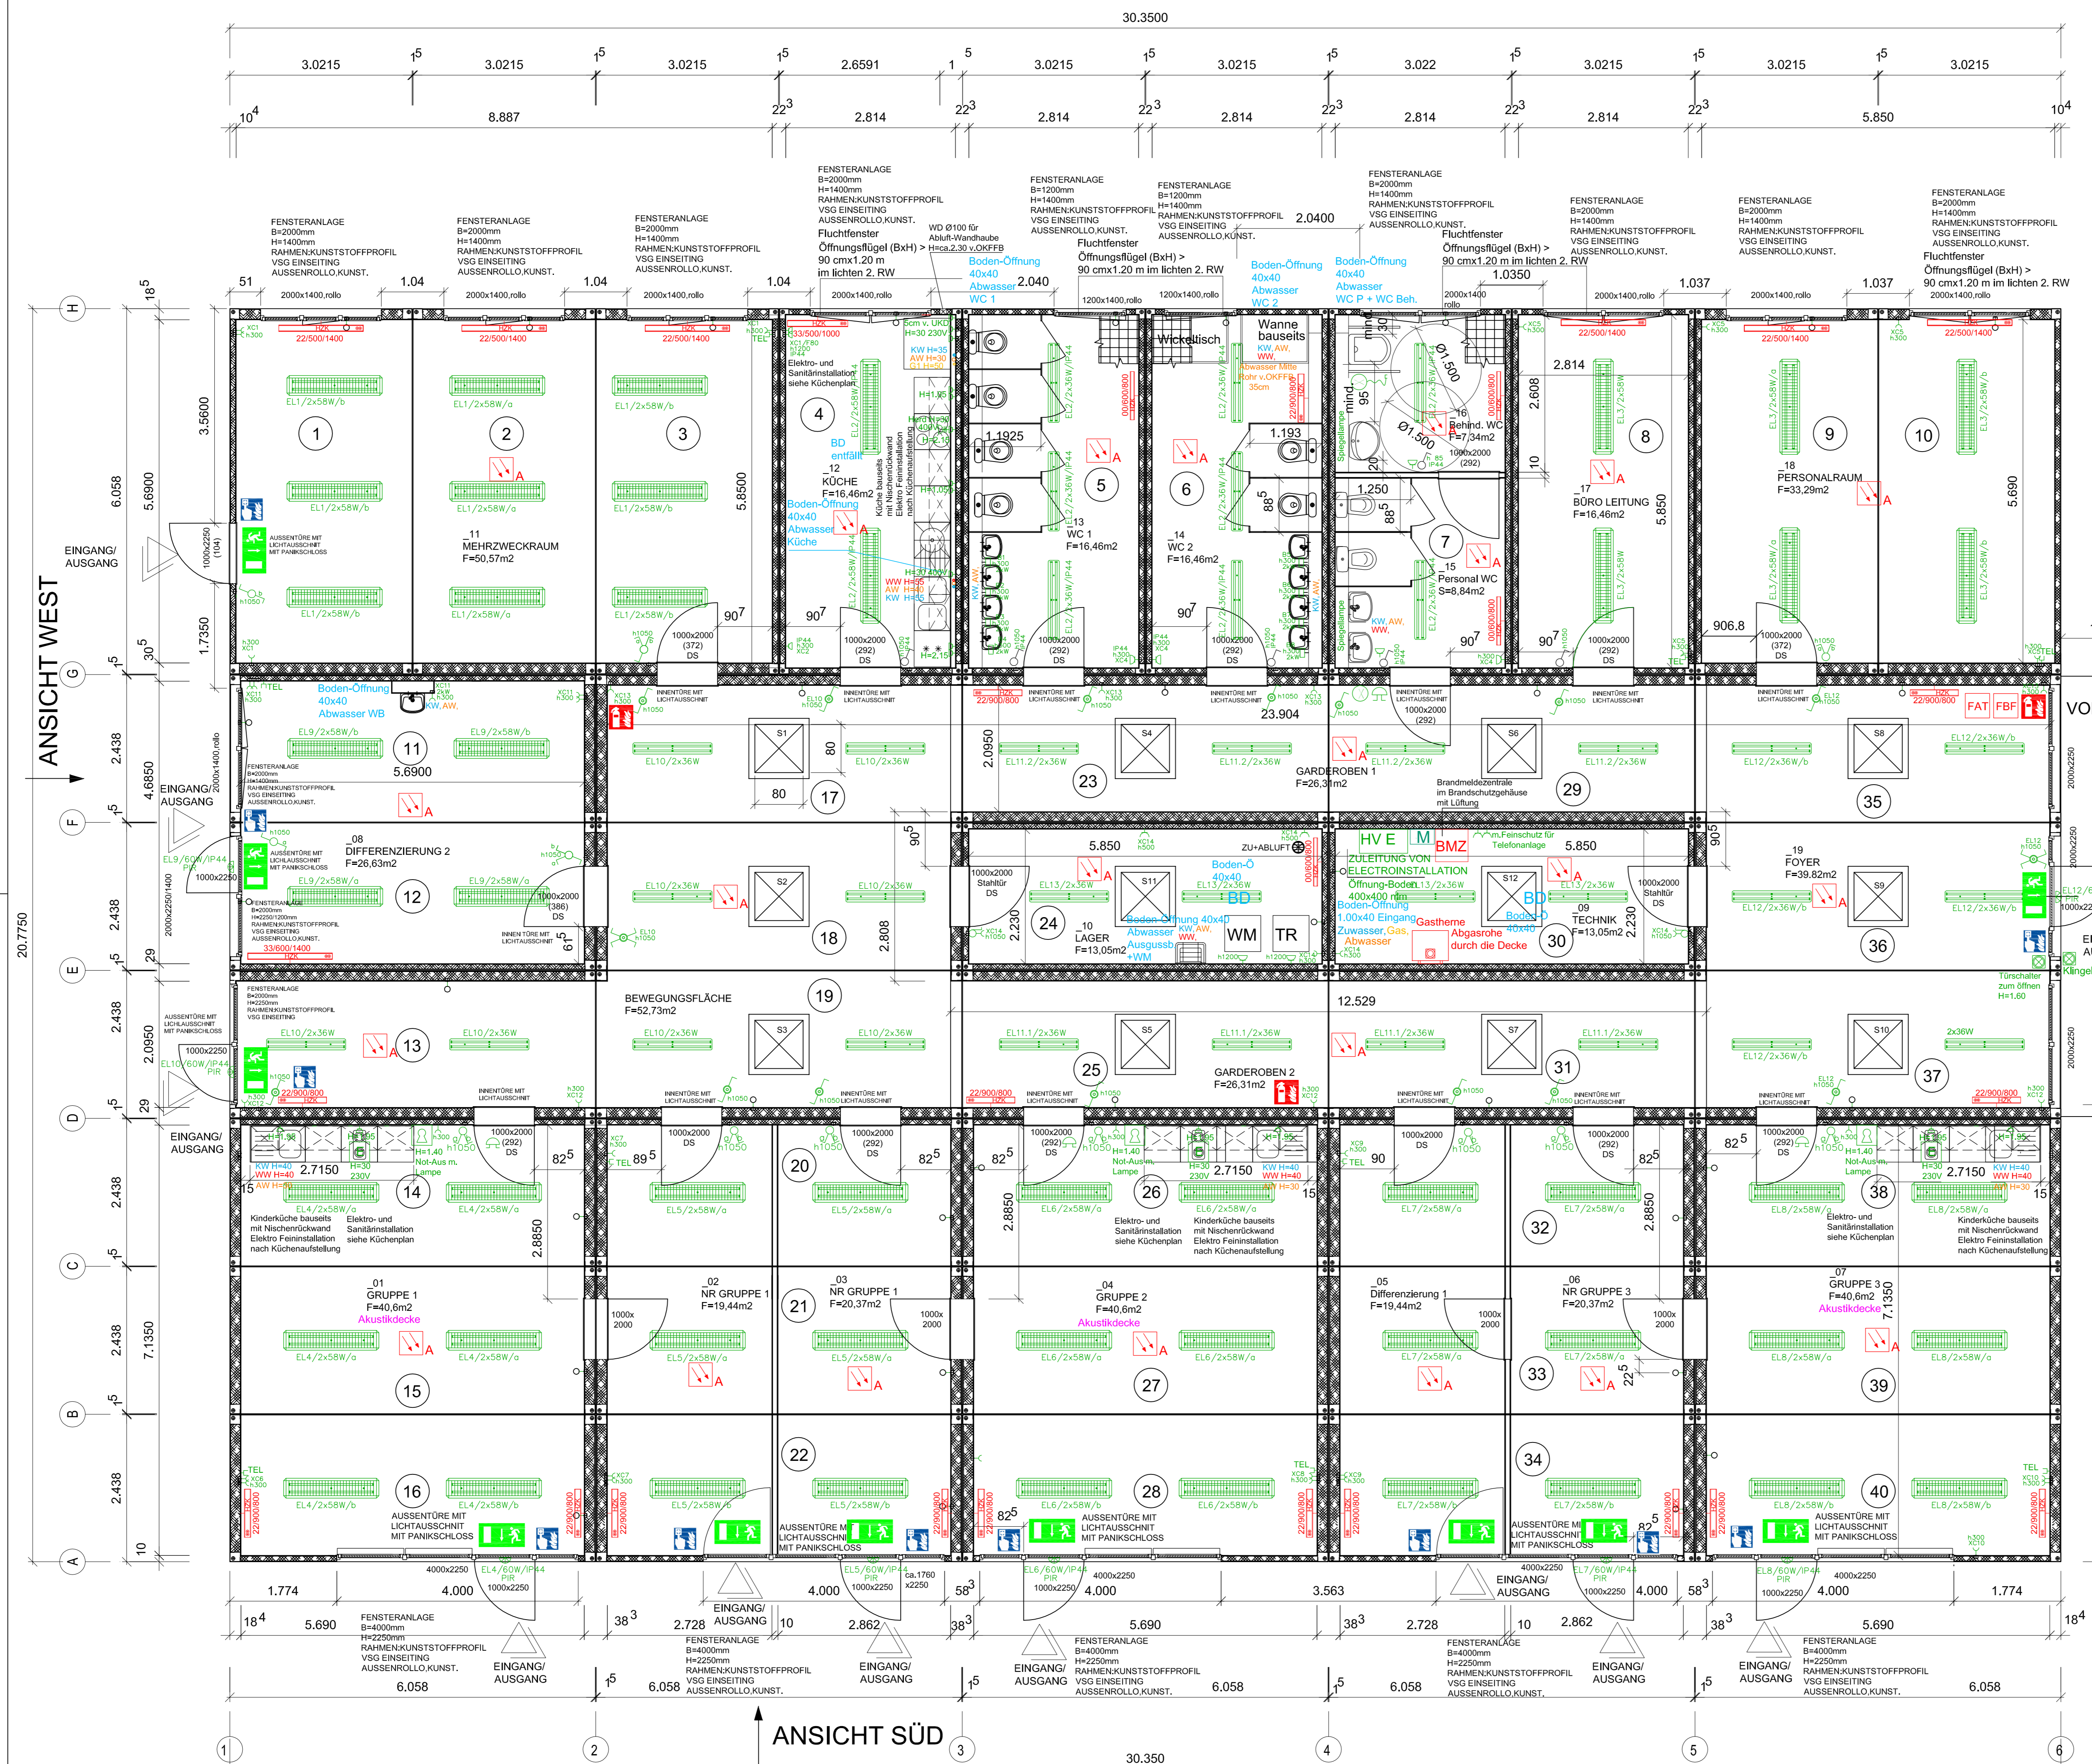

Flächendeckende interne Brandmeldeanlage einbauen.

ANSICHT SÜD

ANSICHT WEST

ANSICHT OST